

PNRR M1C3
INTERVENTO 2.1 - ATTRATTIVITA' DEI BORGHI STORICI
PROGETTO LOCALE DI RIGENERAZIONE CULTURALE E SOCIALE
"LA PORTA DELL'UMBRIA: CONOSCERE E FARE TRA PASSATO E FUTURO"

PROGETTO ESECUTIVO PER

ADEGUAMENTO E RIFUNZIONALIZZAZIONE ASILO
CON CAMBIO DESTINAZIONE D'USO

CUP I57B22000020006 CIG 9574419481

Progettista

 
 
 
 
 
 
 
 
 
Logo architettura
Società di Ingegneria
Via Gregorio VII 315 | 00165 Roma | Italia
n. +39 06.96520079 | info@logoarchitettura.it
www.logoarchitettura.it | P.IVA C.F.: 16271521003

Direttore Tecnico
arch. Marco Sardella




IMPIANTO ELETTRICO		
Allegato		VARIE
2_086_PE_EG_05_ARCH		
PRIMA EMISSIONE		Giugno 2023

PROGETTO ESECUTIVO


	Quadro Elettrico Generale
	Punto Presa Standard Italiano P17/11 (Bipasso 10/16A)
	Punto Presa Multistandard P40 (Unifil+Bipasso)
	Torretta Porta apparecchi Bifacciale completa di scatola, n.4 Prese FM + n.2 Prese TD
	Pulsante a Tirante Allarme Bagno Disabili
	Pulsante di RESET Allarme Bagno Disabili
	Segnalazione Ottico-Acustica Allarme Bagno Disabili
	Posto Interno Video-Citofonico
	Posto Esterno Video-Citofonico
	Quadro Dati (rack 19")
	Punto Presa Trasmissione Dati RJ45 Cat.6
	Predisposizione per Antenna Wi-Fi (tubazione Ø25 dedicata fino a Quadro Dati)
	Interruttore Unipolare Luce
	Deviatore comando Luce
	Pulsante comando Luce
	Punto Luce LED Pannello 33W-4.000K-3.318lm-CRI=90-UGR<19
	Punto Luce a soffitto
	Punto Luce a Parete
	Plafoniera Autonoma di Sicurezza - Tipo S.E. - 170lm (11W eq) Aut. 1h
	Dispersore Intenzionale di Terra Picchetto verticale 50x50x5mm h=1,5m
	Treccia di Rame nudo Cu.35mm²

Note:
- Distribuzione da realizzare sottotraccia per l'impianto di Forza Motrice e a vista per l'impianto di illuminazione;
- Tutti i conduttori dovranno essere conformi al Regolamento UE 305/11 (C.P.R.).
- Le principali Norme da seguire per la realizzazione a regola d'arte dell'impianto elettrico e di terra sono le Norme CEI 64-8 e CEI 64-12.

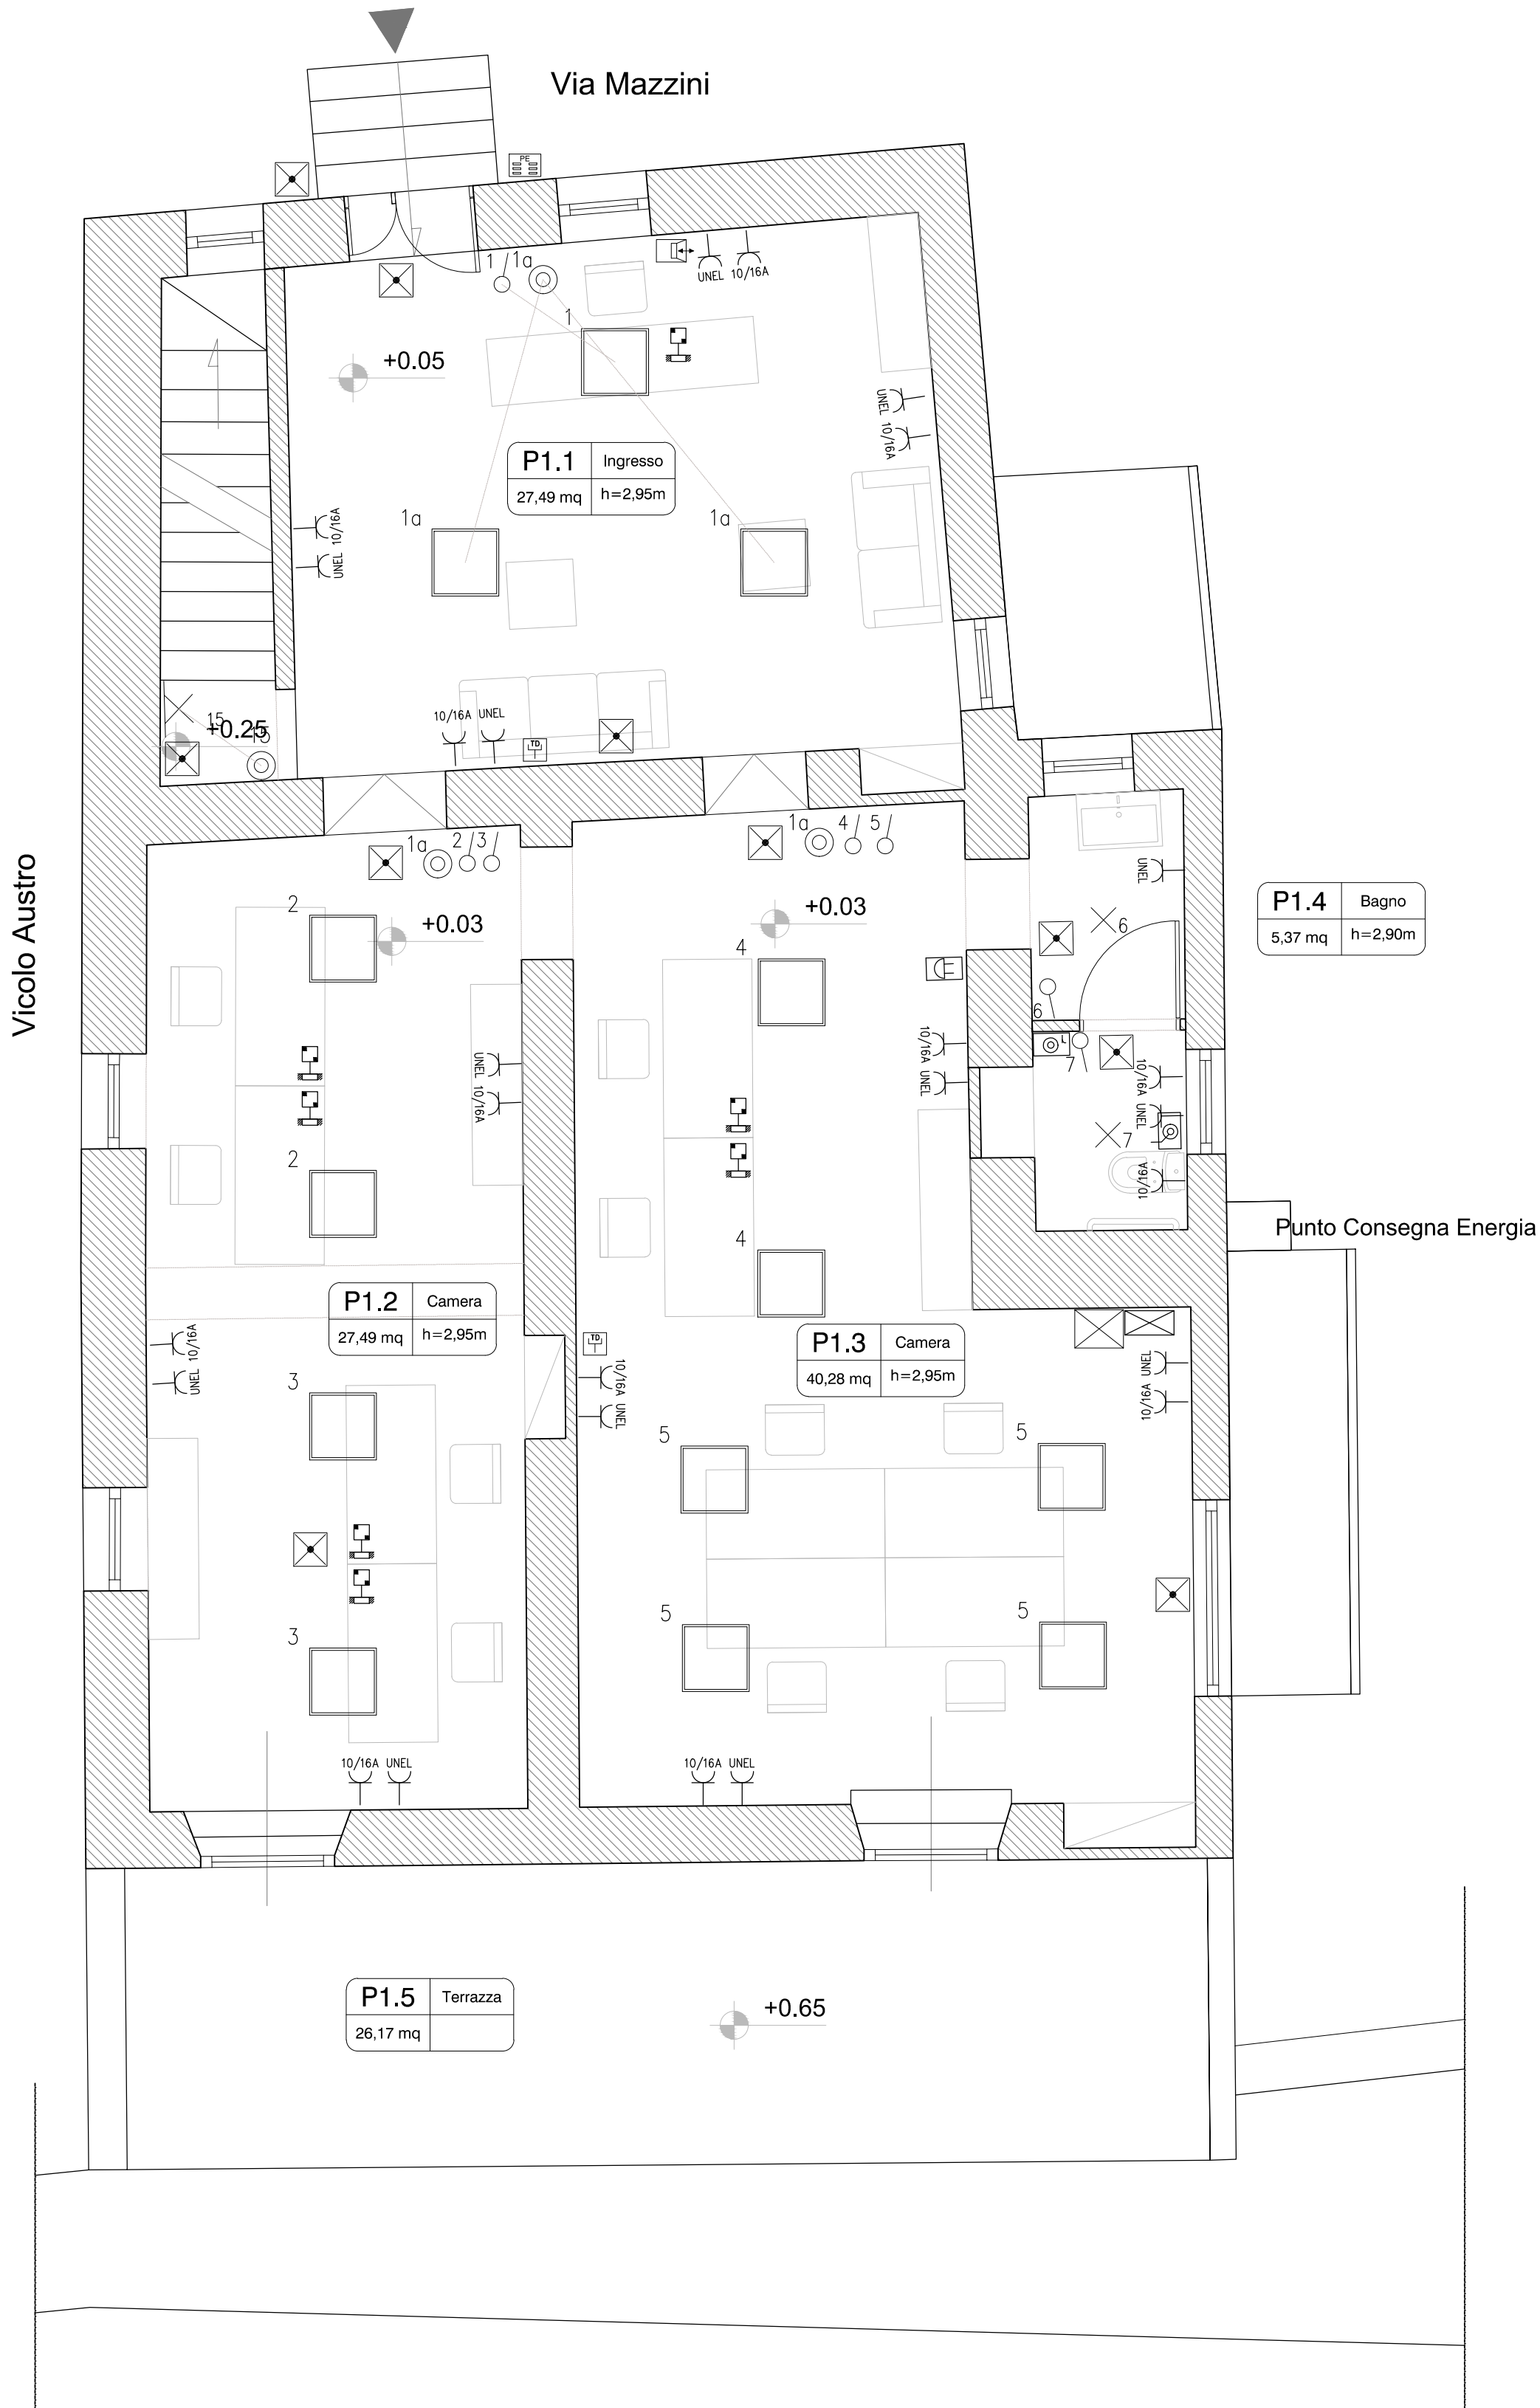
PROGETTO IMPIANTO ELETTRICO




PIANTA PIANO TERRA scala 1:50

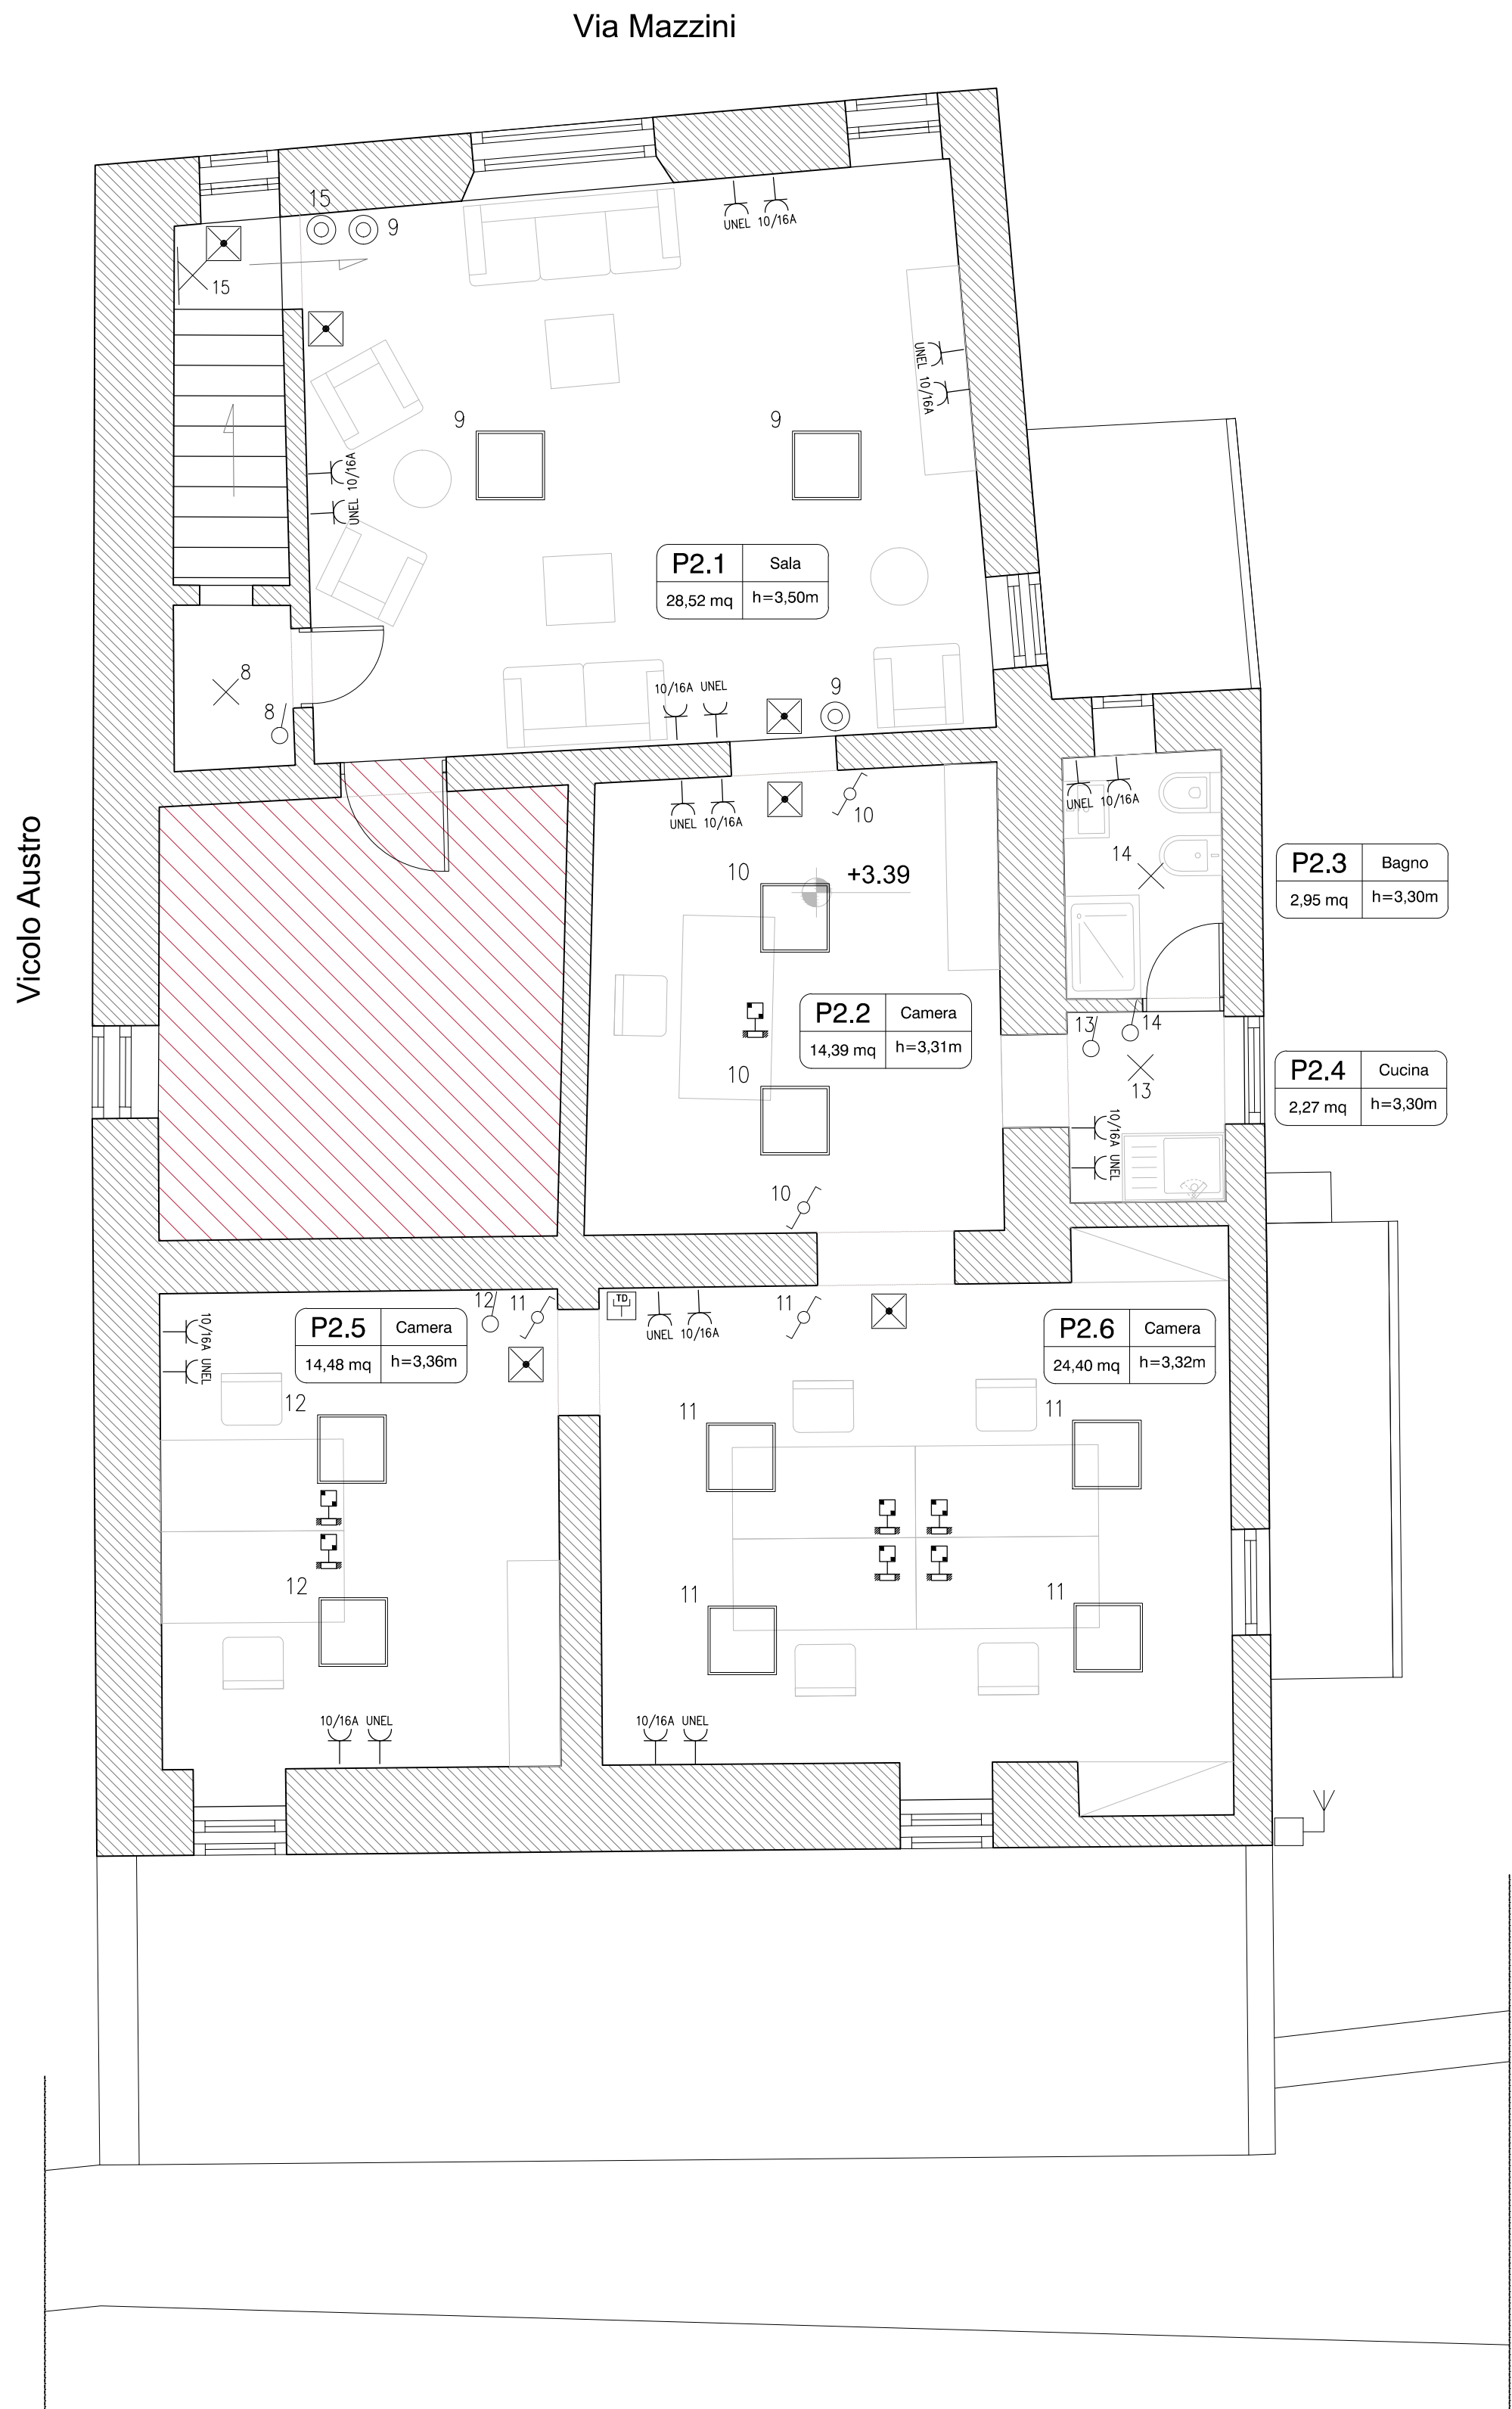

PIANTA PRIMO PIANO scala 1:50

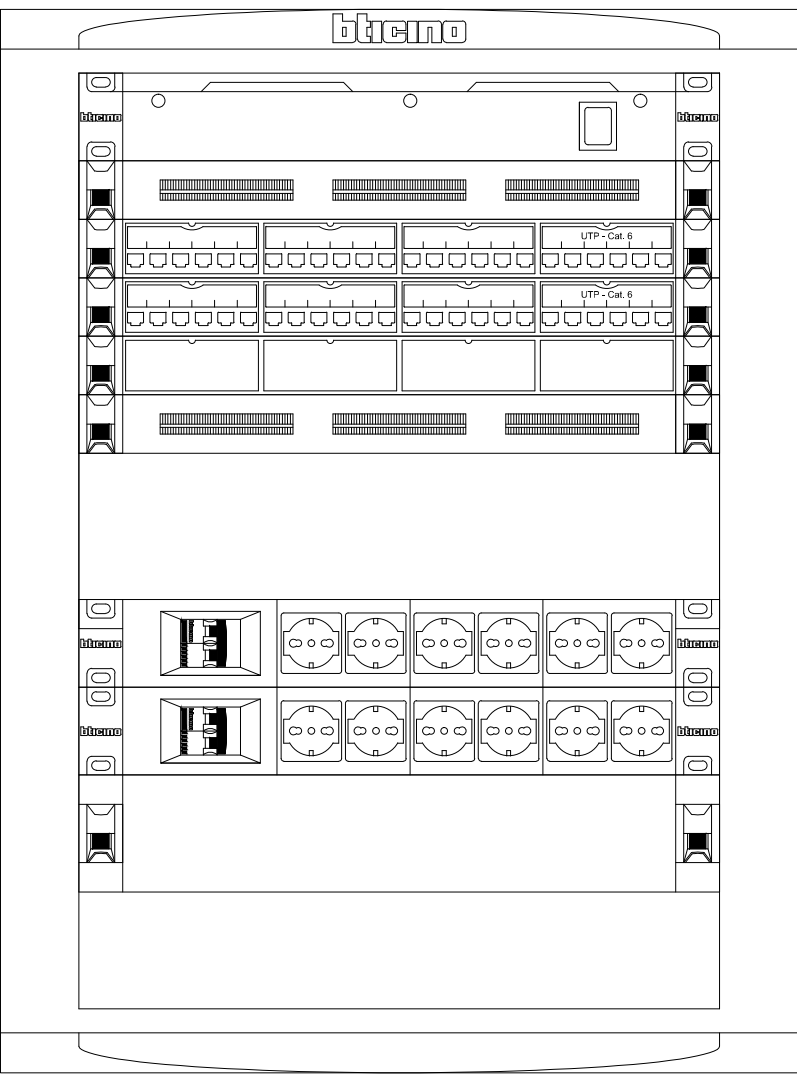


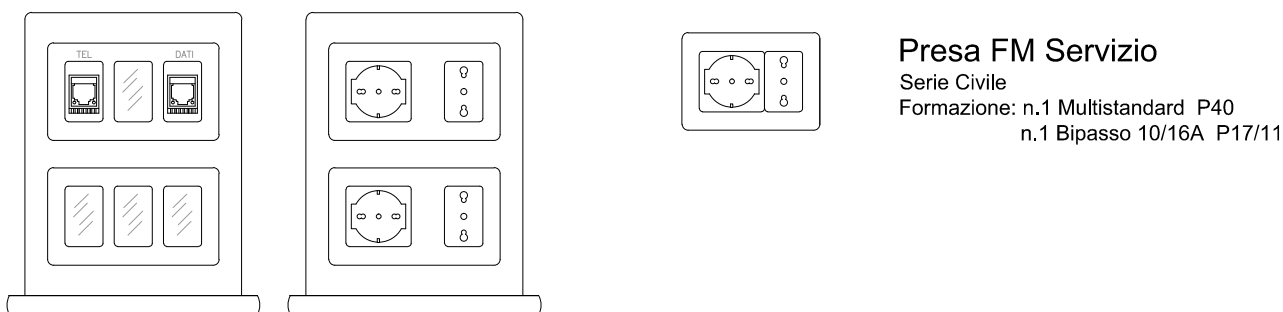PARTICOLARE QUADRO DATI (RACK 19 ") scala 1:5



TORRETTA BIFACCIALE A PAVIMENTO (PC)
n.2 Presa Multistandard
n.2 Presa Bipasso 10/16A
n.2 Presa RJ45 (Tel e Dati)

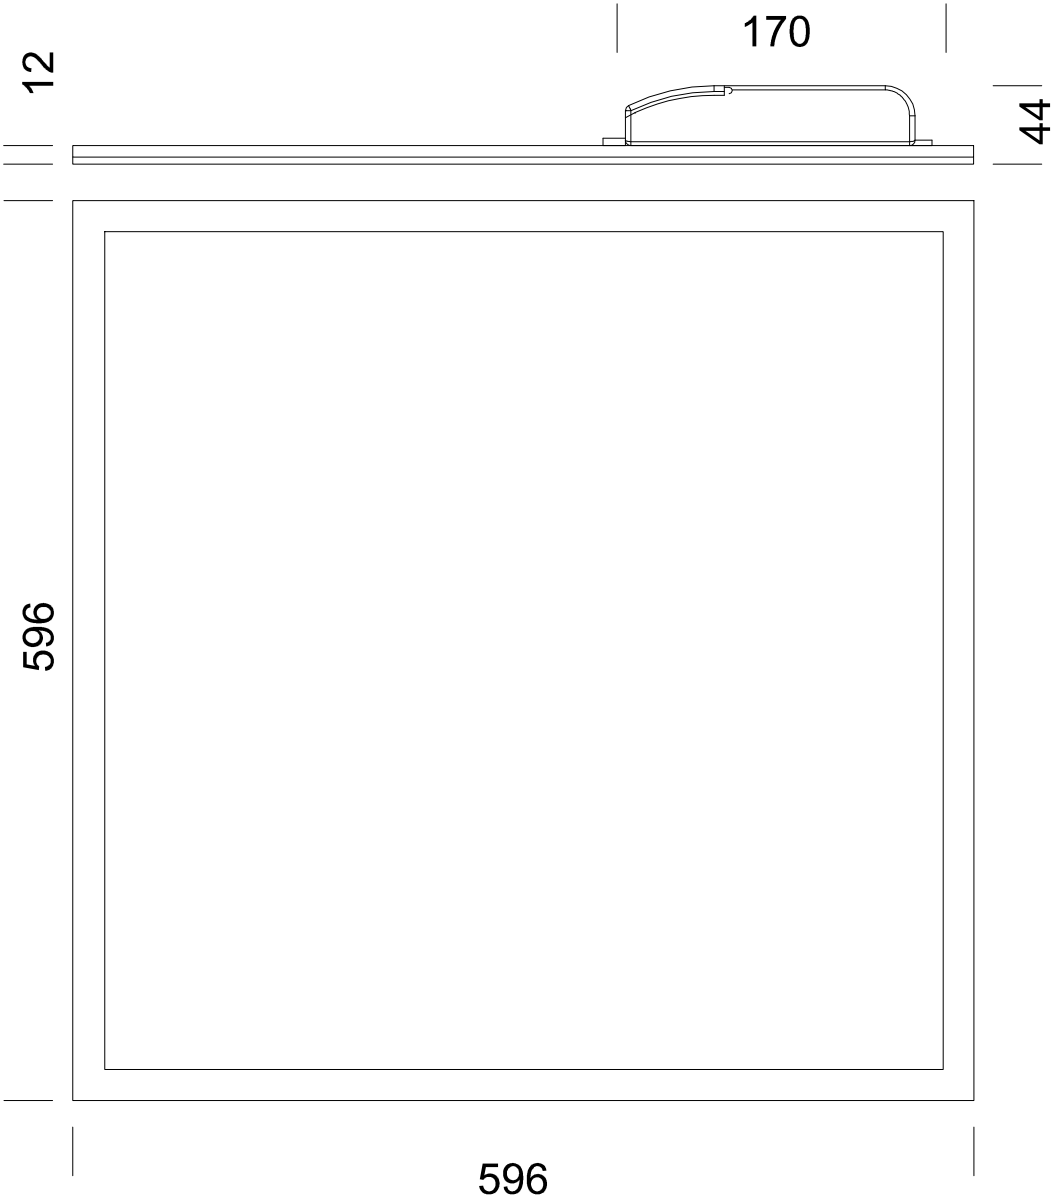PARTICOLARE PUNTI PRESE E TORRETTE scala 1:5



Pannello Luminoso LED
Tipo DISANO mod. 840 o similare
Corpo: in lamiera di acciaio
Cornice: in alluminio
Diffusore: in tecnopolimero prismaticizzato ad alta trasmittanza
Cablaggio: 230V - 50Hz
Potenza Apparecchio: 33W
Lampada: LED 33W - 3318lm - 4.000K
Fattore di abbagliamento: UGR <19
Indice Resa Cromatica: CRI >90
Grado di Protezione: IP40
Classe sicurezza fotobiologica: Gruppo esente
Installazione: a incasso / plafone con accessorio

PARTICOLARE ILLUMINAZIONE "PANNELLO LED" scala 1:5