

PNRR M1C3
INTERVENTO 2.1 - ATTRATTIVITA' DEI BORGHİ STORICI
PROGETTO LOCALE DI RIGENERAZIONE CULTURALE E SOCIALE
"LA PORTA DELL'UMBRIA: CONOSCERE E FARE TRA PASSATO E FUTURO"

PROGETTO ESECUTIVO PER

LA GROTTA DEL PARROCO
RESTAURO CONSERVATIVO A FINE DELLA PROTEZIONE DEL BENE MONUMENTALE E ADEGUAMENTO IMPIANTISTICO

CUP I57B22000020006 CIG 9574483950

Progettista

Logo architettura
Società di Ingegneria
Via Gregorio VII 315 | 00165 Roma | Italia
m. +39 06.96520079 | info@logoarchitettura.it
www.logoarchitettura.it | P.IVA/C.F.: 16271521003

Direttore Tecnico
arch. Marco Sardella




IMPIANTO ELETTRICO		
Allegato		
2_086_PE_EG_04_ARCH		1:50

PRIMA EMISSIONE	Giugno 2023

PROGETTO ESECUTIVO

	Punto Presa Standard Italiano P17/11 (Bipasso 10/16A)
	Punto Presa Multistandard P40 (Unel+Bipasso)
	Interruttore Unipolare Luce
	Punto Luce a soffitto
	Punto Luce a Parete
	Plafoniera Autonoma di Sicurezza - Tipo S.E. - 170lm (11W eq) Aut. 1h
Note: - Distribuzione da realizzare sottotraccia per l'impianto di Forza Motrice e a vista per l'impianto di illuminazione; - Tutti i conduttori dovranno essere conformi al Regolamento UE 305/11 (C.P.R.). - Le principali Norme da seguire per la realizzazione a regola d'arte dell'impianto elettrico e di terra sono le Norme CEI 64-8 e CEI 64-12.	

PROGETTO IMPIANTO ELETTRICO

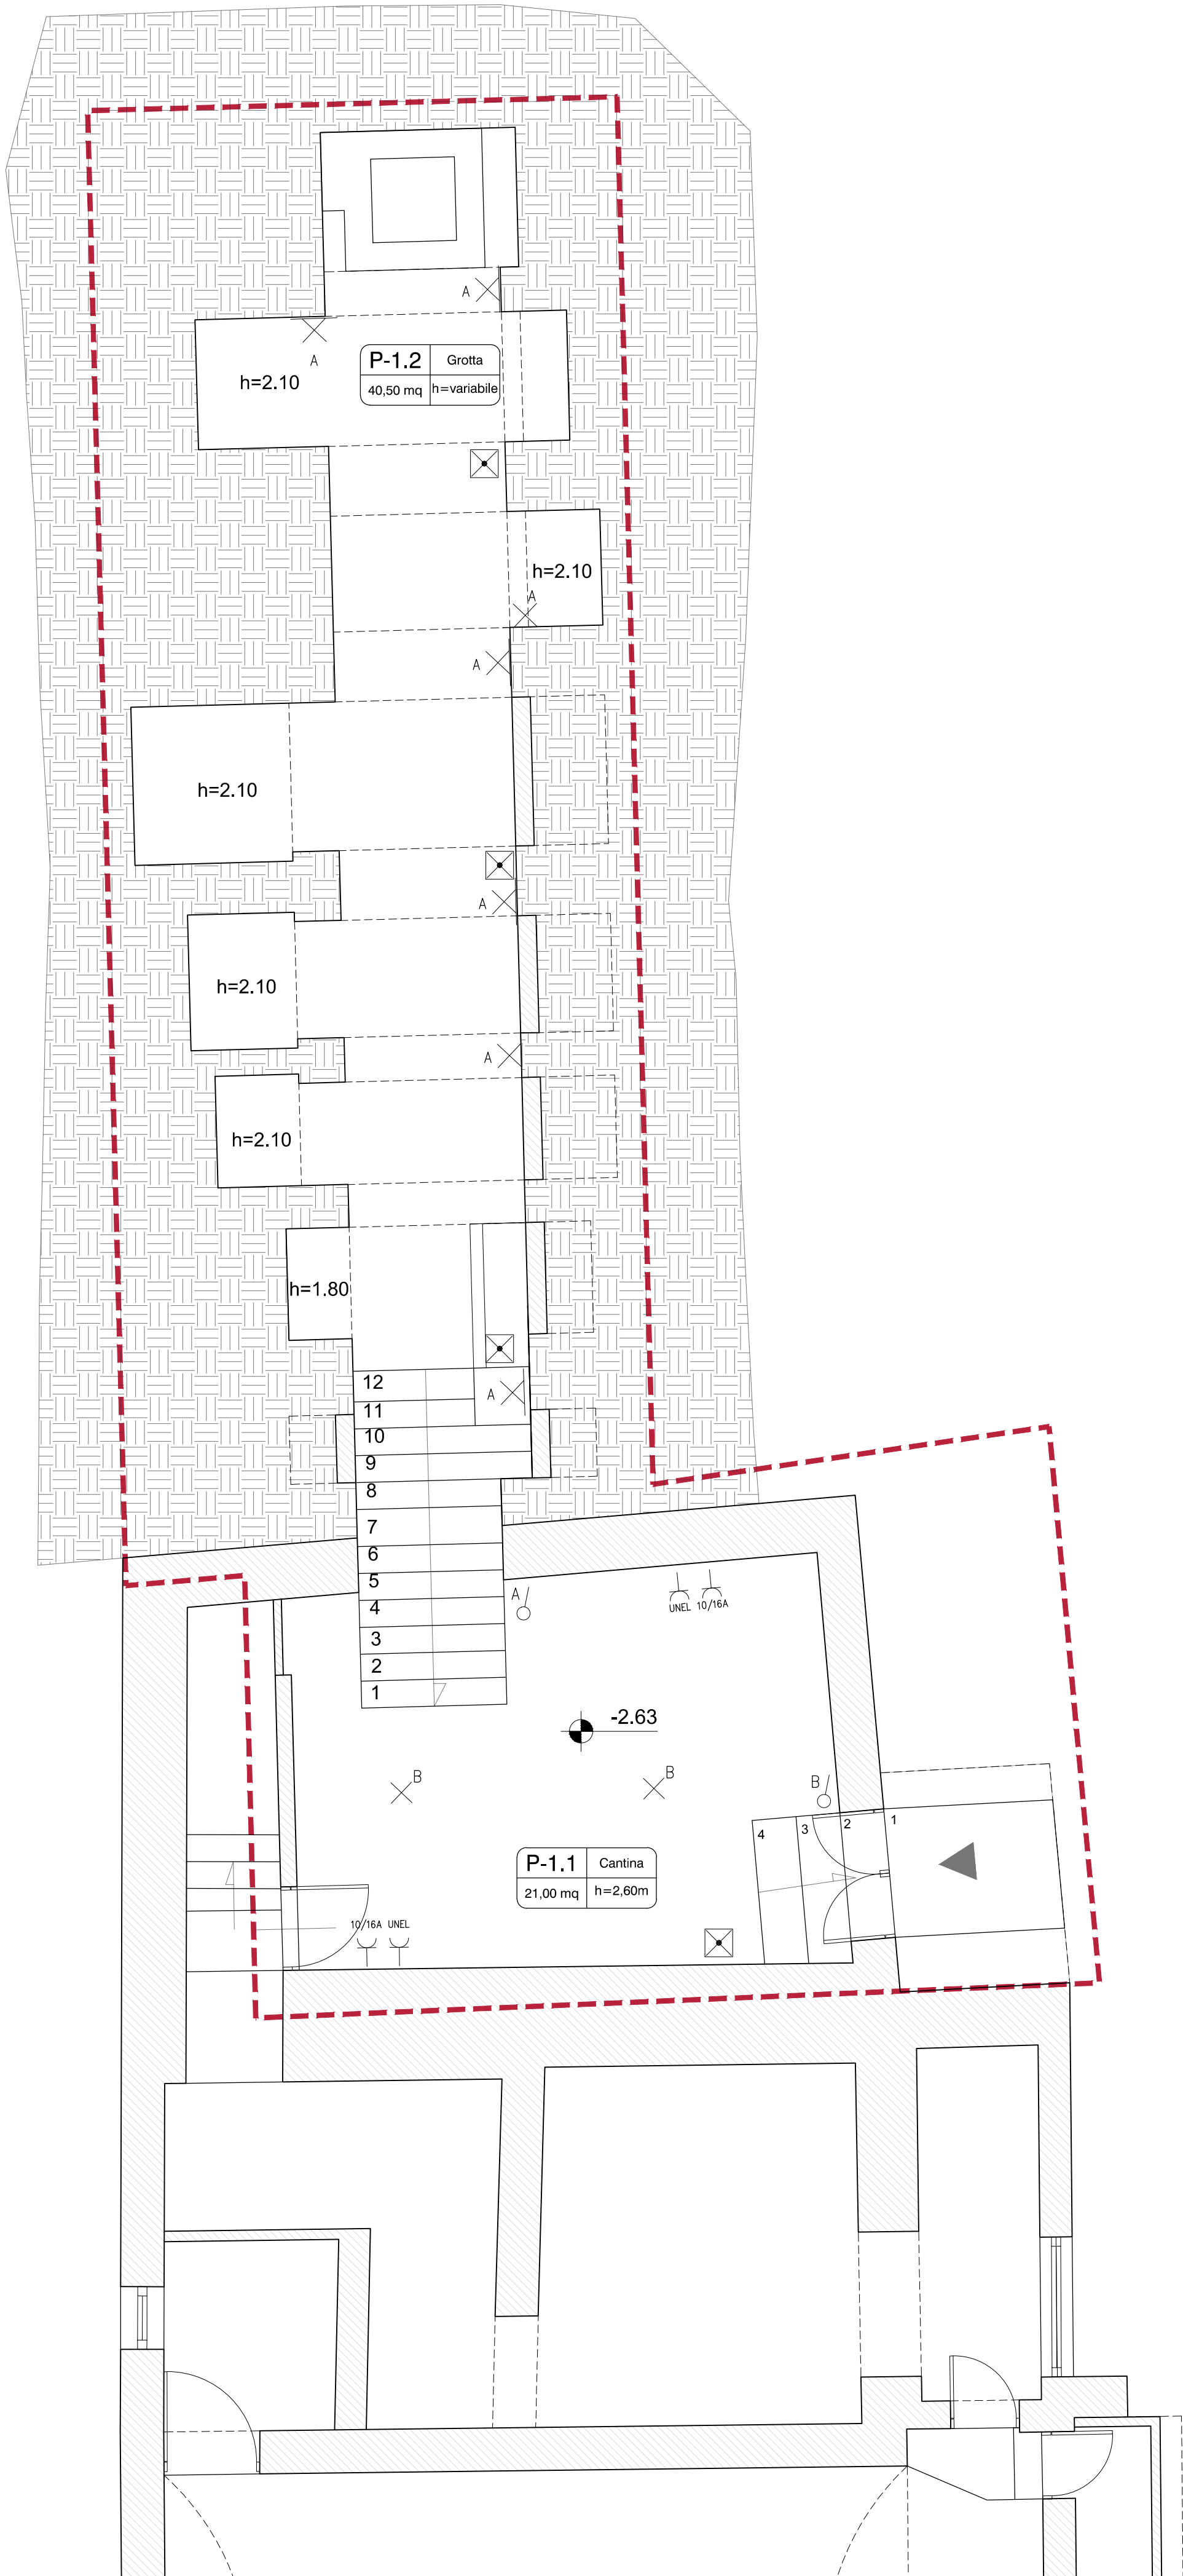

IMPIANTO ELETTRICO PIANO TERRA scala 1:50